



ANEXO VI – LEVANTAMIENTO DE PLANOS

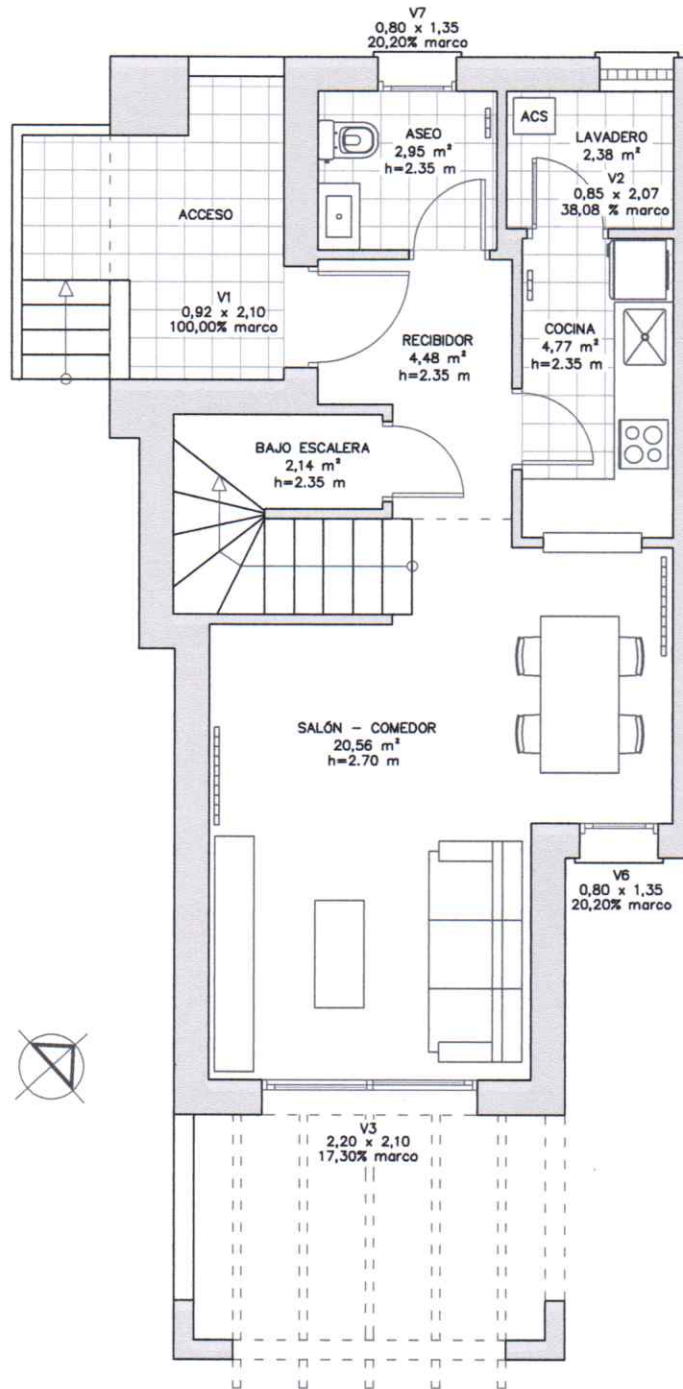

DISTRIBUCIÓN PLANTA BAJA

CERTIFICADO ENERGÉTICO:		
VIVIENDA UNIFAMILIAR PAREADA		
EMPLAZAMIENTO:	CALLE DÁRSENA, 2. PAREADO 39. RODA. SAN JAVIER	ESCALA: 1/75
PLANO DE:	DISTRIBUCIÓN PLANTA BAJA	FECHA: ENERO 2024
PROMOTOR:	ARQUITECTO:	PLANO:
D. ANDRÉS MECA GARCÍA	JUAN SAURA LÓPEZ COLEGIADO N°: 1.765	01

ANEXO VI – LEVANTAMIENTO DE PLANOS

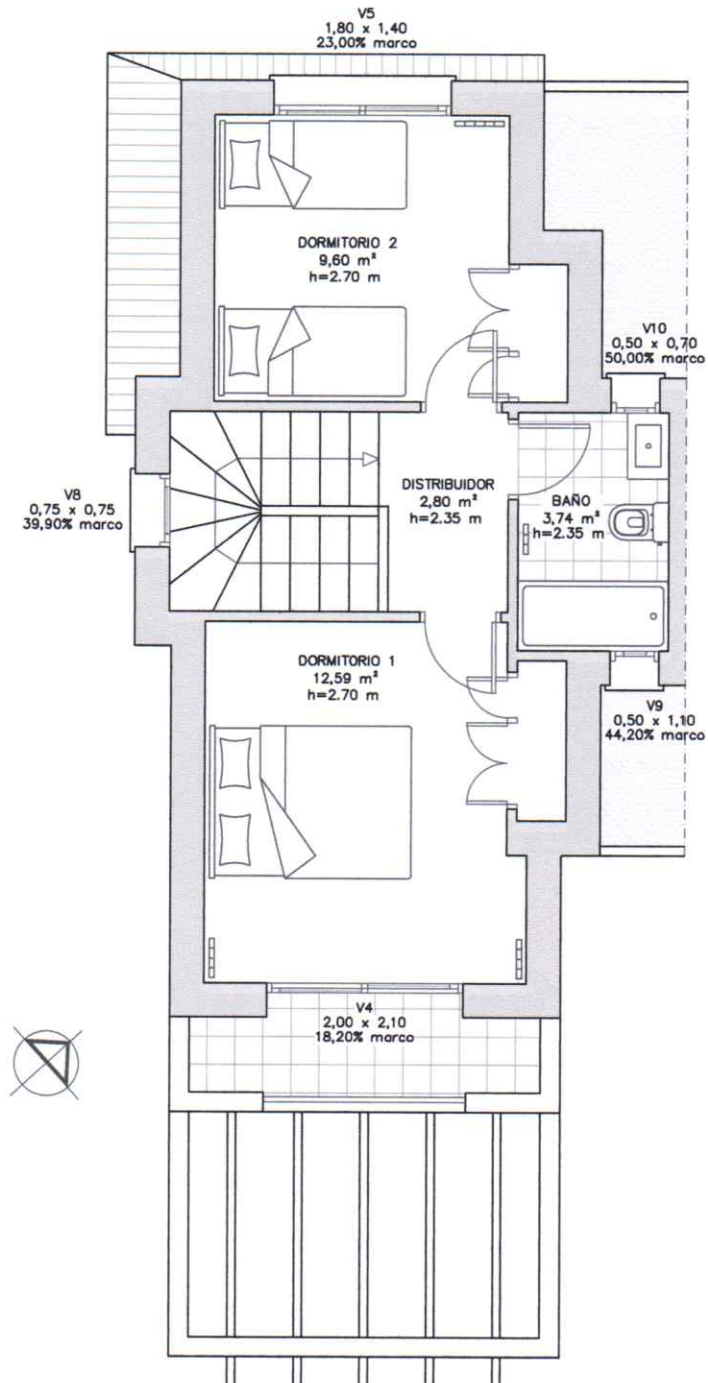

DISTRIBUCIÓN PLANTA PRIMERA

CERTIFICADO ENERGÉTICO:		
VIVIENDA UNIFAMILIAR PAREADA		
EMPLAZAMIENTO:	CALLE DÁRSENA, 2. PAREADO 39. RODA. SAN JAVIER	ESCALA: 1/75
PLANO DE:	DISTRIBUCIÓN PLANTA PRIMERA	FECHA: ENERO 2024
PROMOTOR:	D. ANDRÉS MECA GARCÍA	ARQUITECTO: JUAN SAURA LÓPEZ COLEGIADO N°: 1.765
		PLANO: 02